


Поз	Обозначение	Наименование	Кол.	Примечание
	ARK104	Устройство оконечное УО-2 СПИ "Фобос-3"	1	
	1,2	Блок защиты и контроля БЗК исп. 02	2	
	ARK1,ARK2,ARK3	Контроллер 2-х проводной линии связи С2000-КДЛ	3	
	SC1,SC2,SC3,SC4	Контрольно-пусковой блок С2000-КПБ	4	
	GBI1,GBI2,GBI3	Источник бесперебойного питания РИП-24-4/40МЗ-Р-RS	3	
	ARKA10	Преобразователь Моха NPort 5110	1	
	SC5	Блок сигнально-пусковой С2000-СП1 исп. 01	1	
	QF1,QF2,QF3	Автоматический выключатель двухполюсный, С 6А	3	
	2SC3.1	Устройство коммутационное УК/БК-04	1	
	ARK101	Пульт контроля и управления С2000-М	1	
	ARK102,ARK103	Блок индикации С2000-БКИ	2	
	ХТ1	Клемма проходная на 2 проводника	6	
	ХТ1	Клемма защитная на 2 проводника	3	
	ХТ2	Клемма проходная на 2 проводника	50	

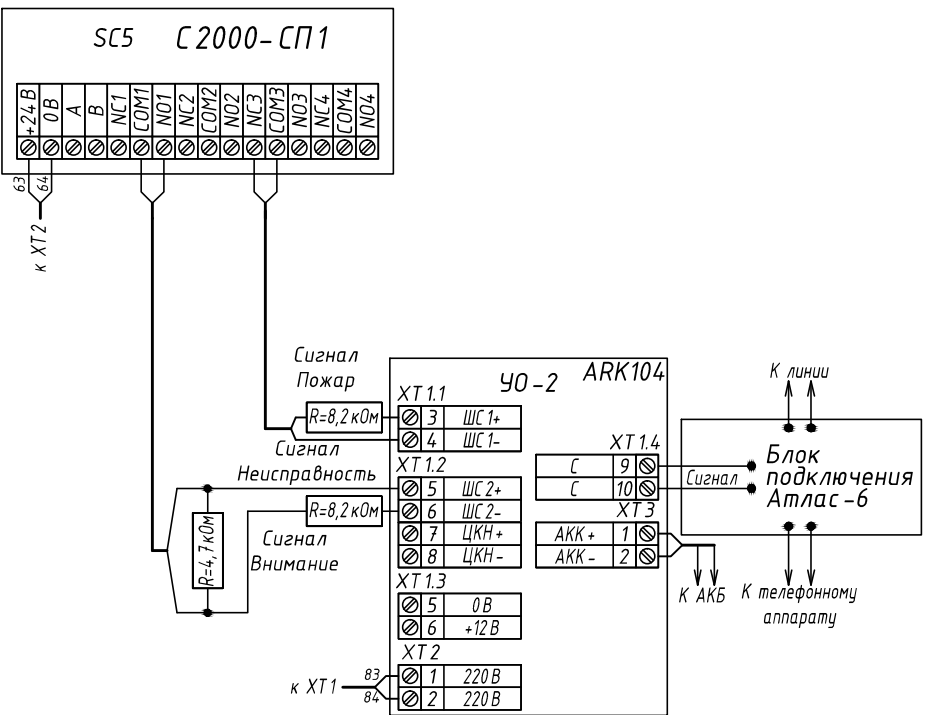

0111-(26-3)-176-ПС.ШПС.34			
Реконструкция здания ПК0 титул 176			
Изм.Кол.Лист	№ док.Подпись	Дата	
Разработал	Постников	02.20	
Проверил	Куликов	02.20	
Н.контроль	Куликов	02.20	
ГИП	Стрюков	02.20	
Пожарная сигнализация			Стадия Лист Листов
			Р 1 1
Схема электрических соединений			ООО "КапиталГруппСтрой"